




PLANTA BAJA

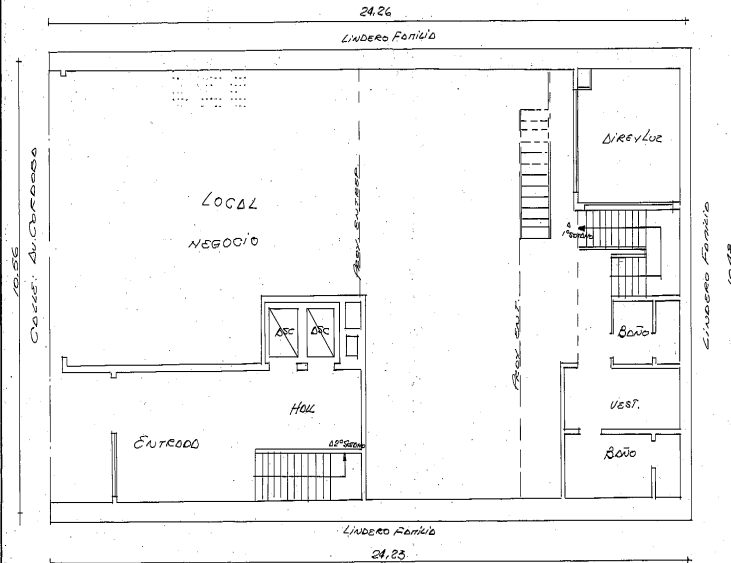

1º SOTANO

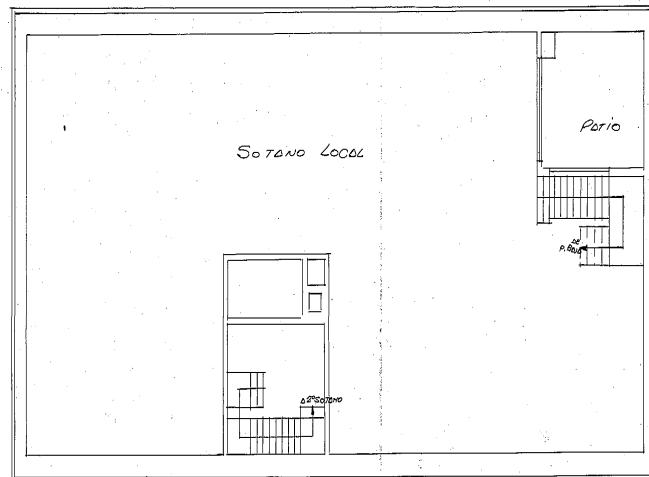

2º SOTANO

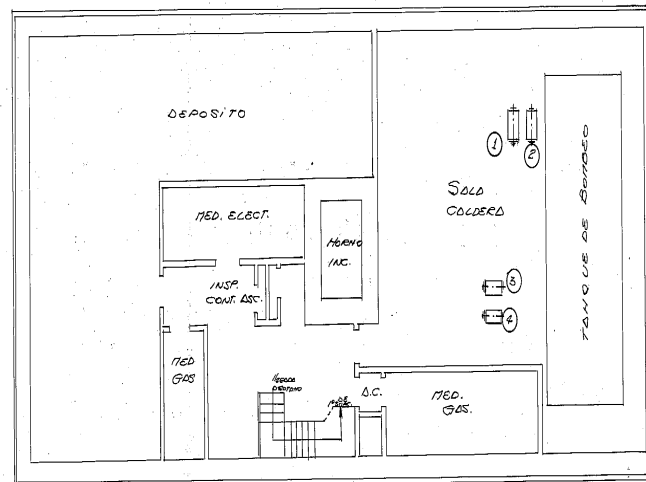

REFERENCIAS

POS.	NOTAS		POTENCIA H.P.	MÁQUINAS QUE ADICIONA
	NÚMERO	MARCA		
1	K 5436	SIAM	6	BOMBA ELEVADORA DE AGUA
2	K 5455	SIAM	6	BOMBA ELEVADORA DE AGUA
3	L 2112	SIAM	4.5	BOMBA DESGOTE PATIO
4	L 1446	SIAM	4.5	BOMBA DESGOTE COLORED

PLANO DE LA INSTALACION MECANICA EDIFICIO EN PROPIEDAD HORIZONTAL


PROPIEDAD DE

EDIFICADORA CORDOBA S.C.A

CALLE: AV. CORDOBA N° 875-79

ESCALA: 1:100

UBICACION

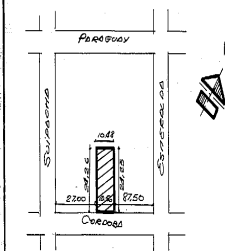

ZONIFICACION

HFI	D2	G2
-----	----	----

SUA DEL TERRENO: 25,10 m²

SUA CUARTO: 385,14 m²

SUA LINEA: 43,49 m²

LA OPORTUNIDAD DE LOS PUESTOS NO DEBE SER
LA OPORTUNIDAD DE LOS PUESTOS

PROPIETARIO

[Signature]
Domicilio

INSTALADOR

[Signature]
Domicilio Corrientes 485-6/303

Matric. N° 50940 Ceres 1º

COMUNIDAD DE LA CIUDAD DE BUENOS AIRES

PROBADO

D.O.P. OBSERVA

EXHIBENTE N° 63274/65

[Signature]

6-9-65